



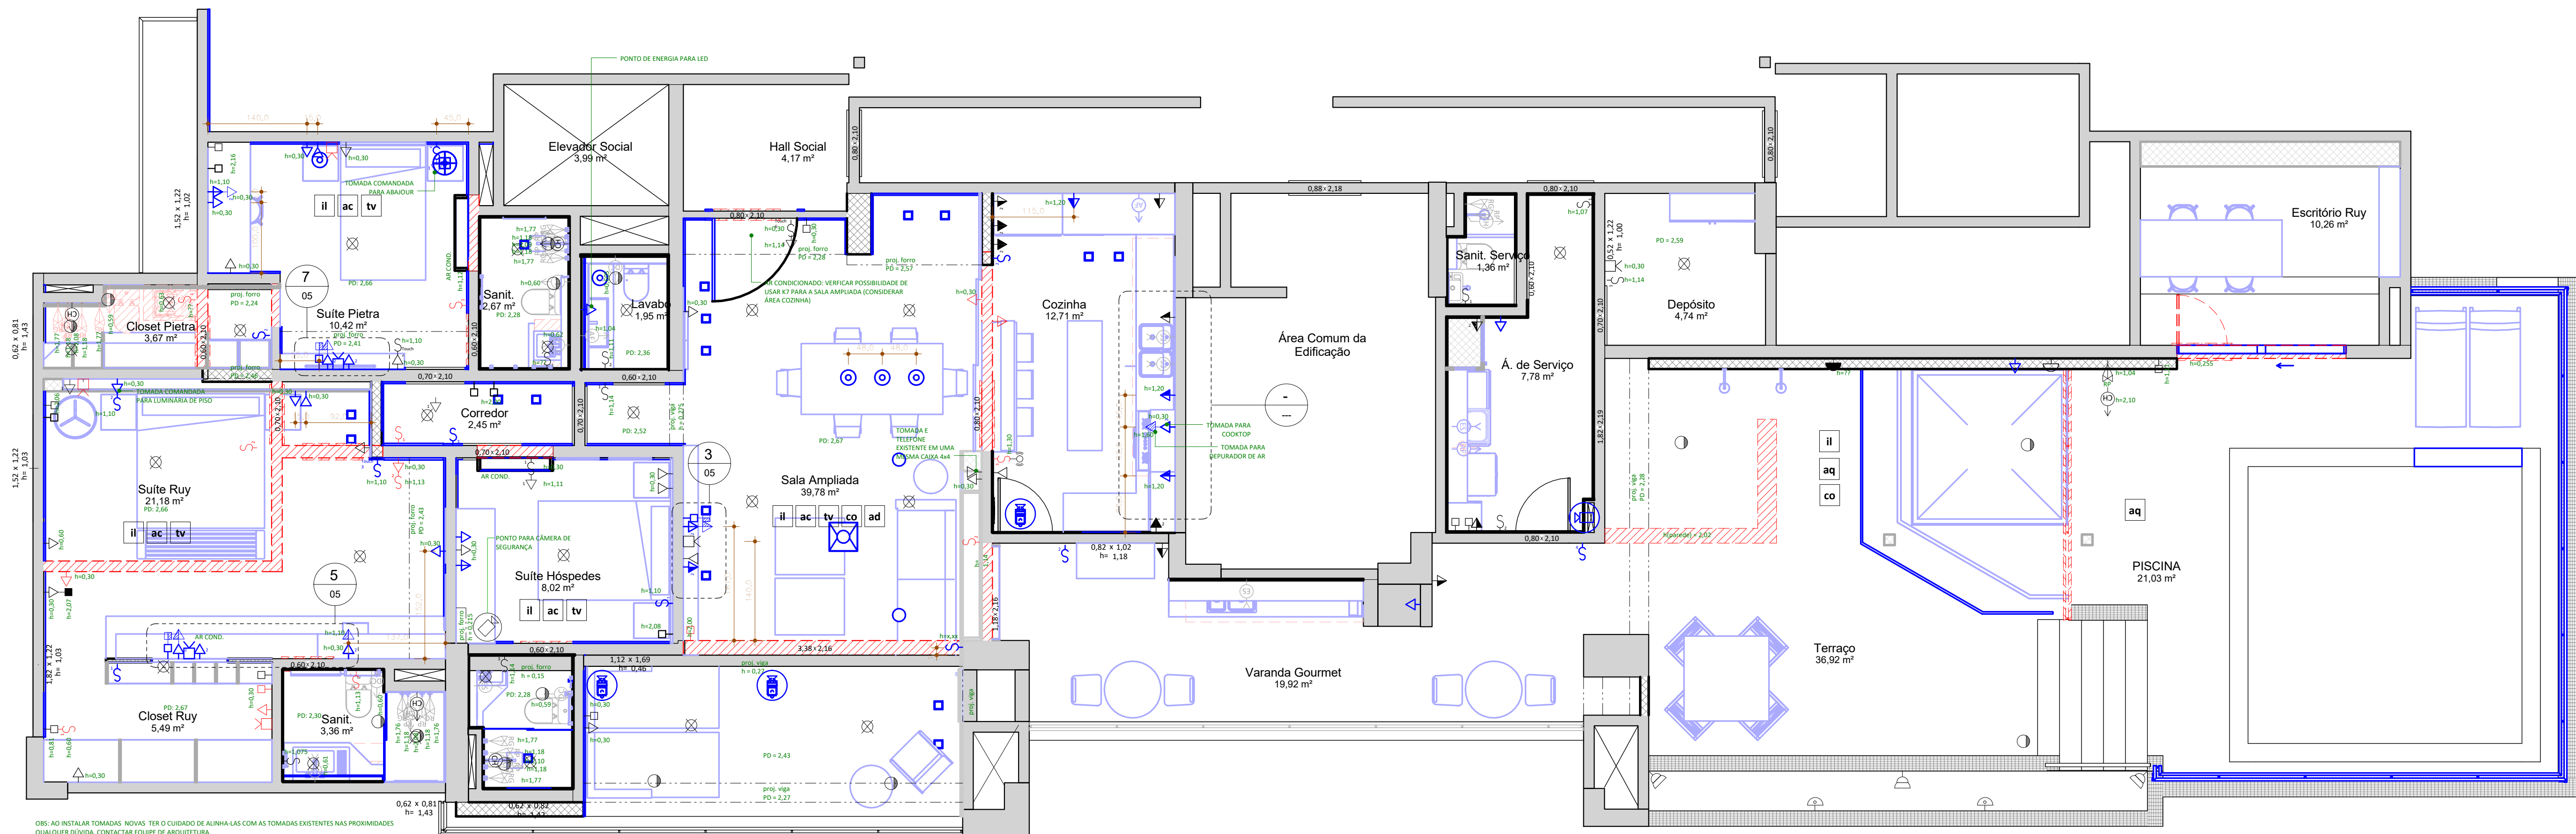


OBS: AO INSTALAR TOMADAS NOVAS, TER O CUIDADO DE ALINHÁ-LAS COM AS TOMADAS EXISTENTES NAS PROXIMIDADES. QUALQUER DÚVIDA, CONTACTAR EQUIPE DE ARQUITETURA.


5. PLANTA BAIXA - ELÉTRICA (1/50)
ESCALA 1:50

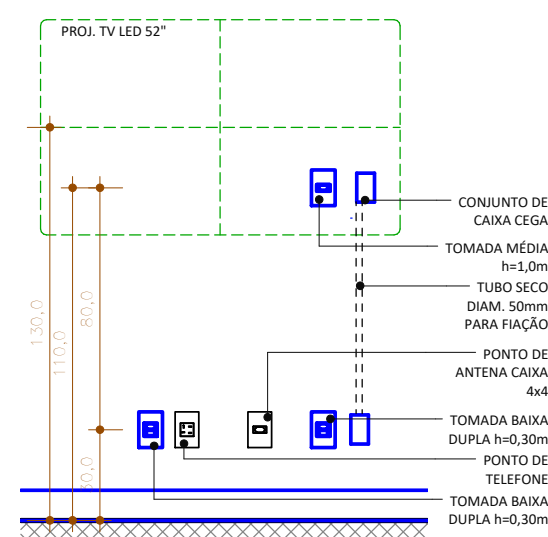


2. VISTA ELÉTRICA - SALA
ESCALA 1:25

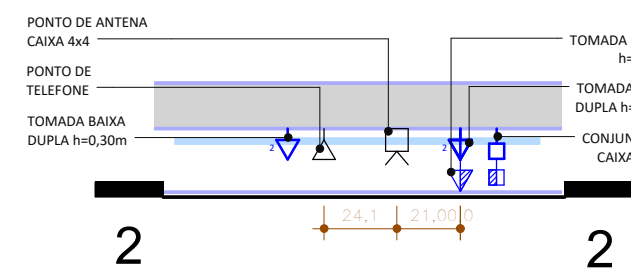


3. DET. ELÉTRICA - SALA
ESCALA 1:25

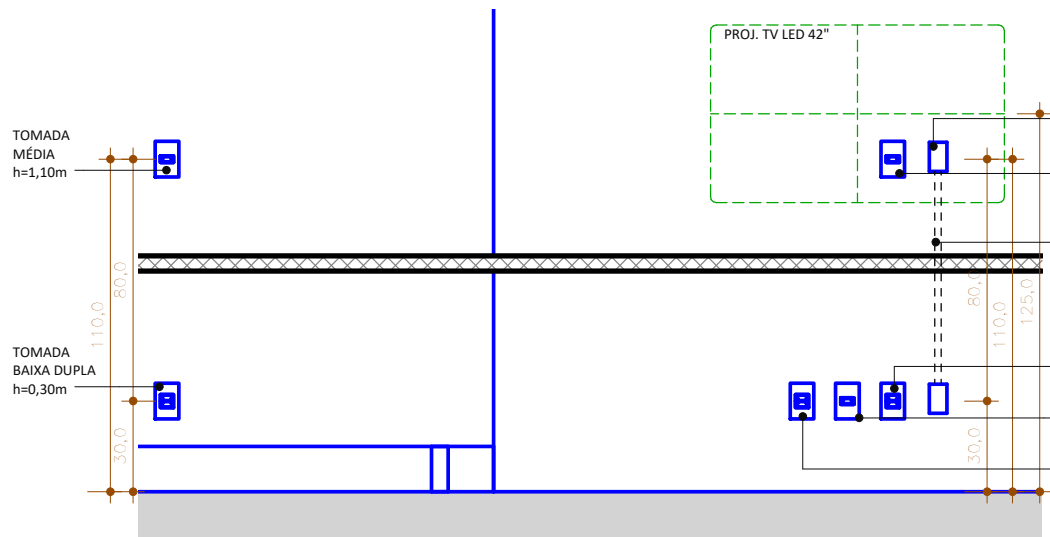


4. VISTA ELÉTRICA - SUÍTE RUY
ESCALA 1:25

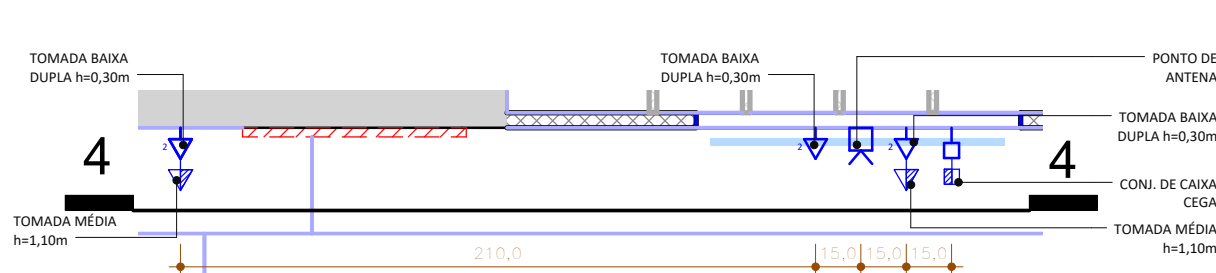

5. DET. ELÉTRICA - SUÍTE RUY
ESCALA 1:25

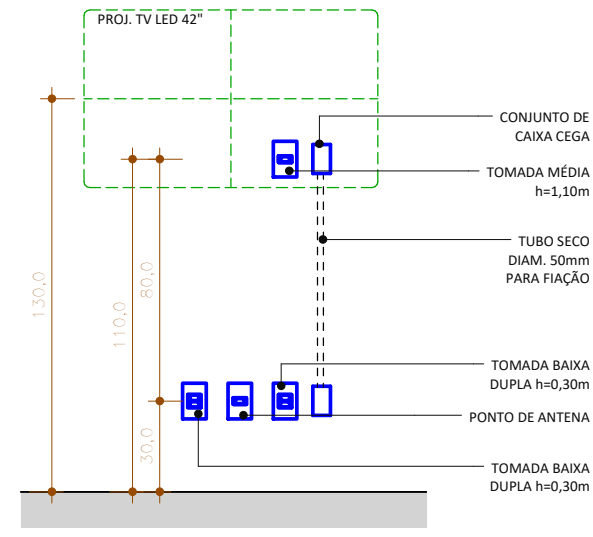

6. VISTA ELÉTRICA - SUÍTE PIETRA
ESCALA 1:25

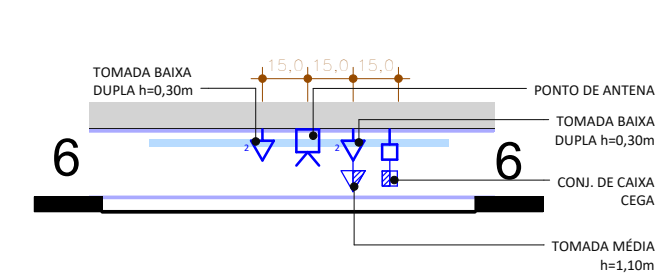

7. DET. ELÉTRICA - SUÍTE PIETRA
ESCALA 1:25

LEGENDA AUTOMAÇÃO

- il ILUMINAÇÃO
- ac SISTEMA DE AR CONDICIONADO
- aq AQUECIMENTO DE ÁGUA
- ad SISTEMA DE ÁUDIO
- co CORTINAS/ COBERTURA
- tv TELEVISÃO/HOME
- INDICAÇÃO DE PONTO DIMERIZÁVEL

LEGENDA PONTOS ELÉTRICOS

- PONTOS EXISTENTES
- PONTOS A INSTALAR
- PONTOS A REMOVER
- TOMADA BAIXA H=35cm
- TOMADA MÉDIA H=130cm
- TOMADA ALTA H=160cm
- TELEFONE
- CAIXA CEGA BAIXA
- CAIXA CEGA MÉDIA
- PONTO PARA ANTENA/ TV
- PONTO DE LUZ NA PAREDE PARA FITA LED
- INTERRUPTOR DUPLA H=135cm
- DISJUNTOR GERAL H=135cm
- SAÍDA DE SOM CAMPANHIA
- PONTO DE LUZ NA LAJE EXISTENTE

OBS: 1. CONFERIR MEDIDAS NO LOCAL. | 2. CONSULTAR DIMENSÕES REAIS DAS ESTRUTURAS NO PROJETO ESTRUTURAL

PROJETO EM
DESENVOLVIMENTO



Apartamento Ruy Cunha Filho
ETAPA: PROJETO BÁSICO
CLIENTE: Ruy Cunha Filho
EQUIPE: Arq. Joana Pinheiro
CAU: A58576-9
ENDEREÇO: Greenville, Ap 3003, Torre Eldorado, Patamares, Salvador-BA
DATA: DEZ/2017
PRANCHA: 05
ESCALA: Como indicado